

[illegible]

主辦單位	
卓蘭鎮公所	
專案管理單位	
徐英豪建築師事務所	
地址：台中市西區中興路59之7號5樓 電話：(042)4631919 傳真：(042)4631509	
校准 APPROVED	日期 DATE

統包單位	金樹營造股份有限公司	地址：基隆市信義區義勇路中山路 186-1號 電話：(0377)55843 傳真：(0377)55870	發標：	本標委由本公司招標辦理，標內含稅則材料及估價包干，所有工程材料、機具設備、施工至、竣工、保固、維護、保固等均由其工程包工價之包工價，前述標費與任何不圖包工價與本公司之責任。
-------------	-------------------	---	------------	---

陳賢秋建築師事務所

地址 基隆路中法大藥房對面 11 5樓 1樓

電話 (037)688367, 688368

傳真 (037)691791


簽名: 陳賢秋

本建築師及公司聲明: 為台灣建築師公會及台幹之職
 行。所有品質、數量、安全、施工、材料、
 工程、設計尺寸及繪圖及工程圖樣之製作等, 應
 簽字負責不得向本公司之責任。

校對		日期
繪圖		DATE
核准		日期
APPVED		DATE

2023.02.24

項目	顯示	光	源	1F
2	☐	普通燈	LED 24W	2
3	◎	吸頂間接燈	LED 30W	6
4	▽	投光燈	LED 20W	5
5	⊕	浴廁間接燈	LED 15W	22
6	☒	樓梯間接燈	LED 20W	3
7	⊞	樓梯間間接燈	LED 6.5W×4	5
8	☒	功燈	364W 380V/220V	1
9	☒	分燈盤	364W 190V/110V	1
10	☐	普通投光-BAY間接燈	LED 32W	112
11	☐	壁掛投燈	LED 10W	3
12	☐	樓梯投燈	LED 3W	15
13	○	庭園投燈	11×4700CM LED 60W	4
(庭園投燈補充說明)				
庭園投燈不須投光 LED 8W				
(庭園投燈補充說明)				
庭園投燈不須投光 LED 8W				
三路照明圖				
				9

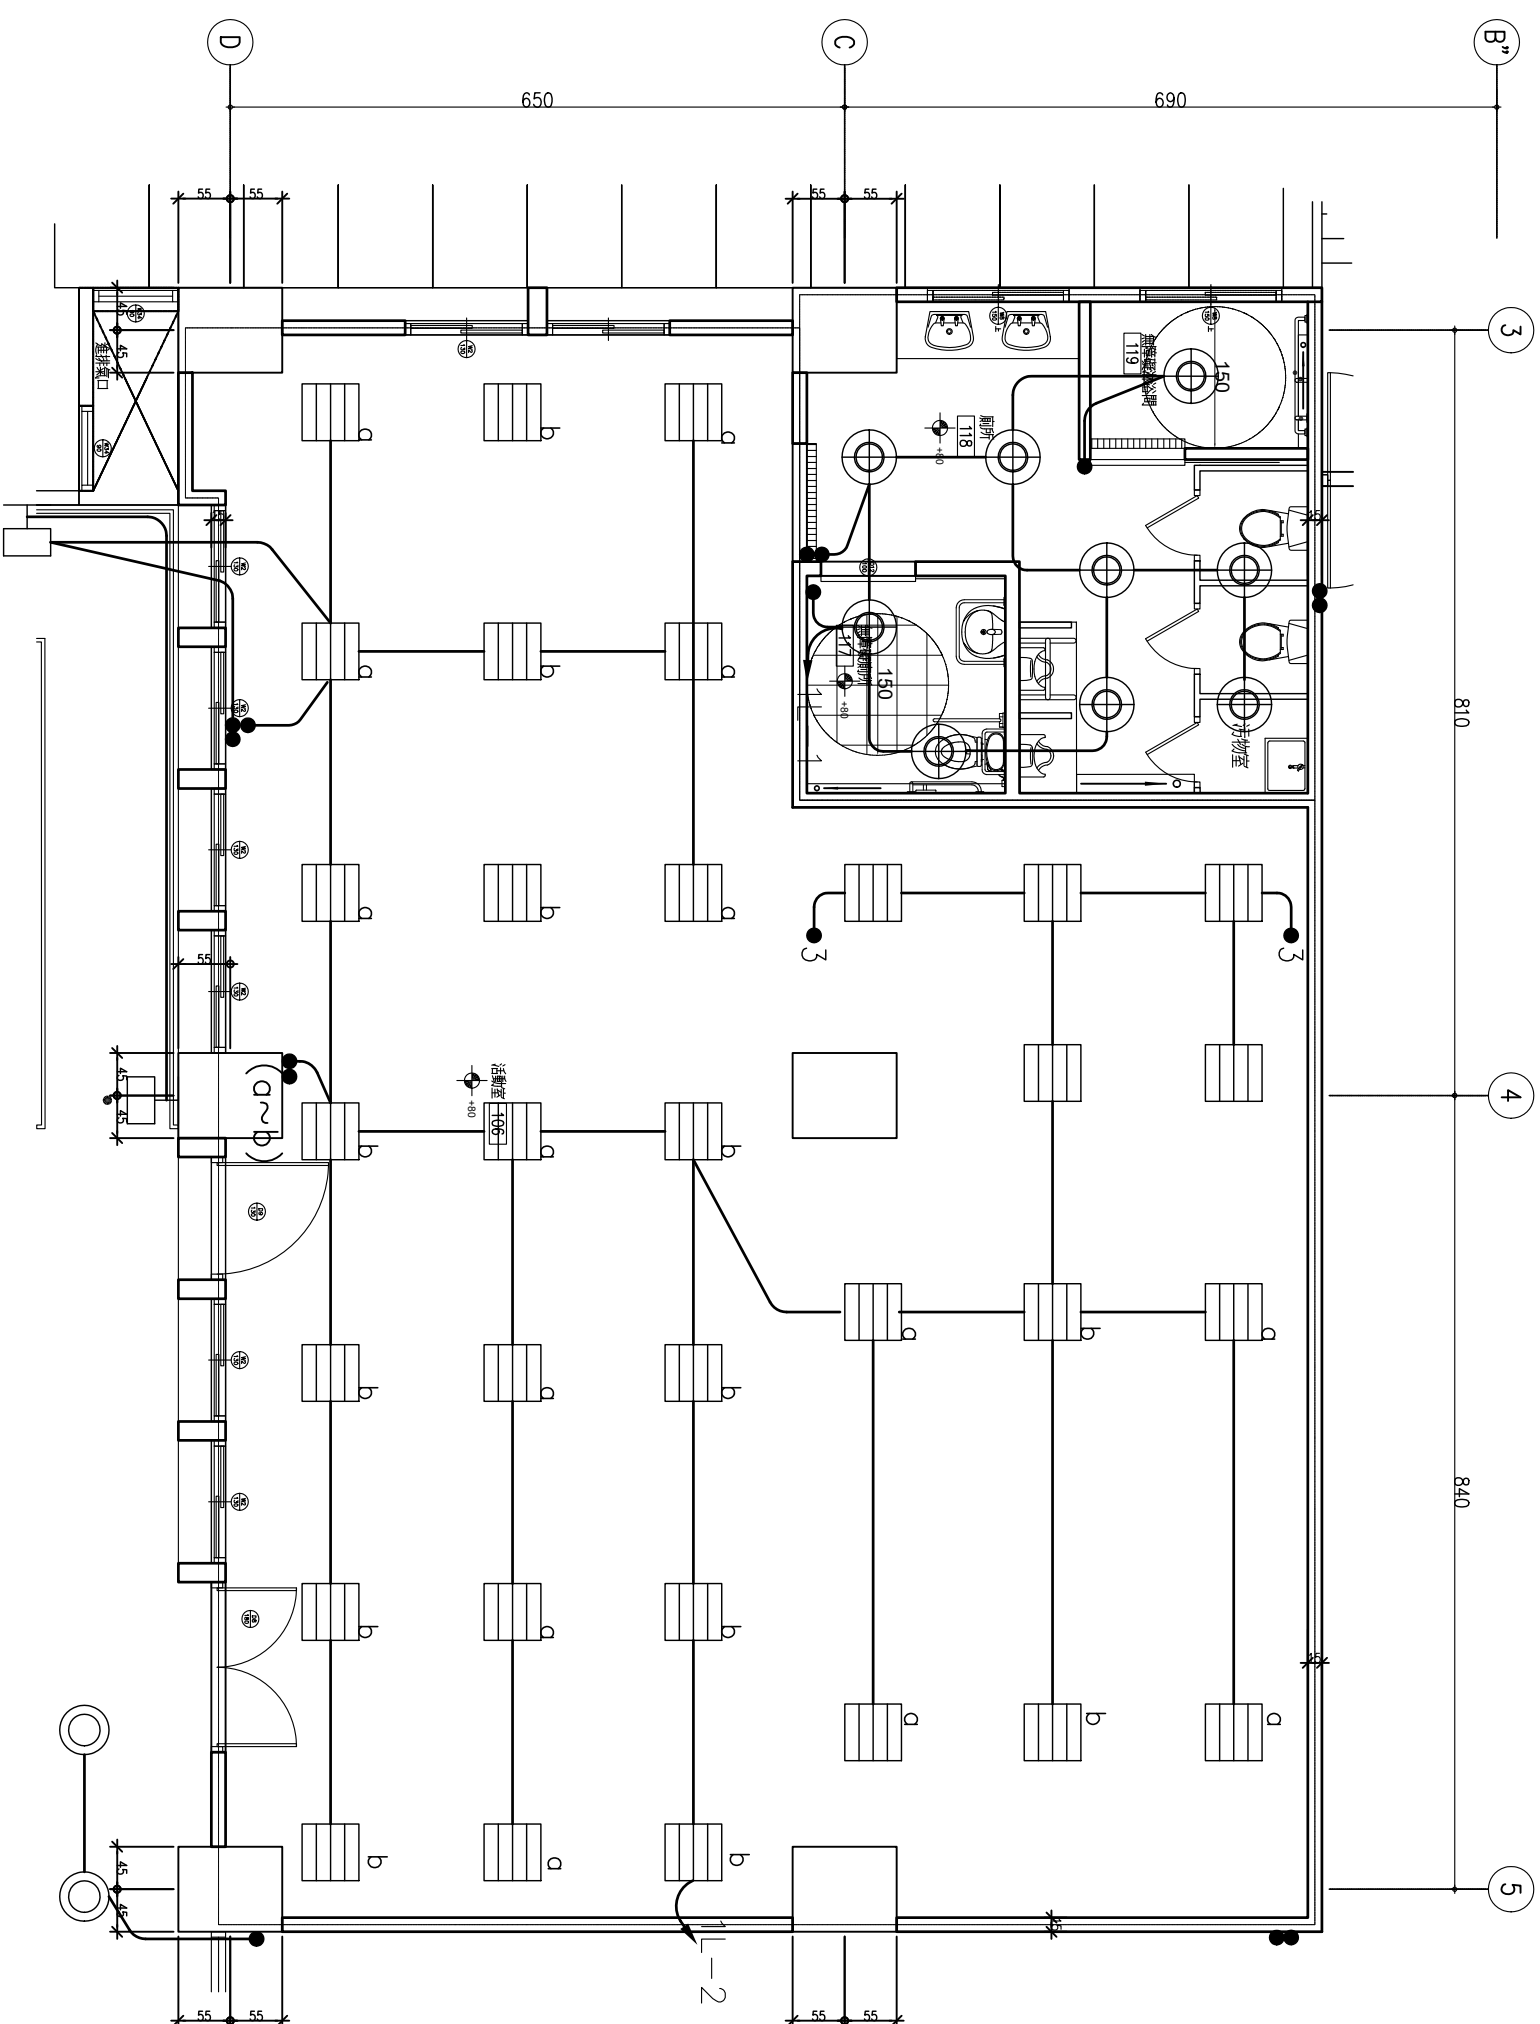

長照中心燈具平面詳圖

工程名稱 苗栗縣卓蘭鎮公所行政大樓 配合多正氣使用規劃 拆除重建統包工程	
圖名 長照中心平面詳圖	
專業技師簽證	
結構工程	
水電工程	
空調工程	
核准	
校核	日期 2023.02.24
繪圖	設計
	單位 cm
	比例 1:1/40
圖號 AJ S1/80	
圖號	